

**UCHWAŁA NR XXIX.181.21
RADY GMINY RAWA MAZOWIECKA**

z dnia 5 lutego 2021 r.

**w sprawie wyrażenia zgody na obciążenie służebnością przesyłu nieruchomości stanowiącej własność
Gminy Rawa Mazowiecka**

Na podstawie art. 18 ust. 2 pkt 9 lit. a ustawy z dnia 8 marca 1990 r. o samorządzie gminnym (Dz. U. z 2020 r. poz. 713 i 1378) oraz art. 13 ust. 1 ustawy z dnia 21 sierpnia 1997 r. o gospodarce nieruchomościami (Dz. U. z 2020 r. poz. 1990, z 2021 r. poz. 11) uchwała się, co następuje:

§ 1. Wyraża się zgodę na obciążenie służebnością przesyłu nieruchomości stanowiącej własność Gminy Rawa Mazowiecka, położonej w obrębie Głuchówek oznaczonej w ewidencji gruntów numerem 106/5, dla której w Sądzie Rejonowym w Rawie Mazowieckiej prowadzona jest księga wieczysta nr LD1R/00027916/7 na rzecz Polskiej Spółki Gazownictwa Sp. z o.o. z siedzibą w Tarnowie.

§ 2. Zakres korzystania z nieruchomości przez Polską Spółkę Gazownictwa Sp. z o.o. z siedzibą w Tarnowie przedstawiony jest na załączniku graficznym.

§ 3. Szczegółowe warunki korzystania przez Polską Spółkę Gazownictwa Sp. z o.o. z siedzibą w Tarnowie z nieruchomości obciążonej zostaną określone w porozumieniu zawartym między stronami.


§ 4. Wykonanie uchwały powierza się Wójtowi Gminy Rawa Mazowiecka.

§ 5. Uchwała wchodzi w życie z dniem podjęcia.

Przewodnicząca Rady Gminy

Katarzyna Klimek

Załącznik do uchwały Nr XXIX.181.21
Rady Gminy Rawa Mazowiecka
z dnia 5 lutego 2021 r.

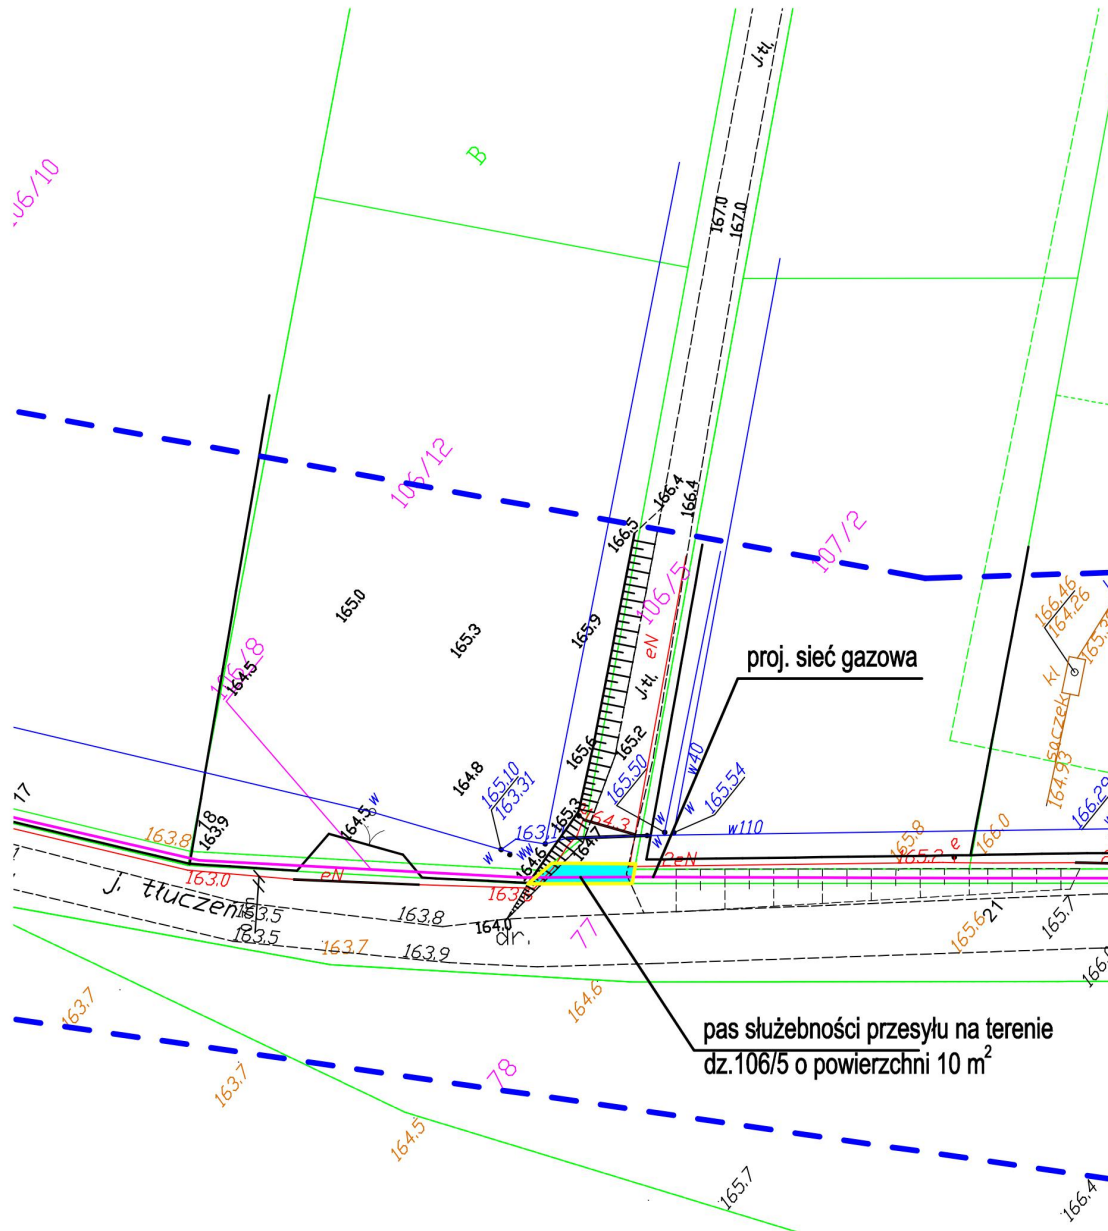

- - proj. sieć gazowa
- - - - numery działek
- - granice działek
- skala 1:500
- pas służebności przesyłu o powierzchni 10m²
na terenie dz. 106/5

TECH-INSTAL Tomasz Grzejszczak 96-100 Skierniewice, ul. Czysza 14	
Zadanie inwestycyjne	Budowa sieci gazowej średniego ciśnienia
Adres budowy	Gmina Rawa Mazowiecka, Obręb 0008 - Gluchówek, dz. nr ew. 106/5
Inwestor	Polska Spółka Gazownictwa Sp. z o.o. z siedzibą w Tarnowie ul. Wojciecha Bandrowskiego 16,33-100 Tarnów, Oddział Gazowniczy w Łodzi, Ul. Targowa 18,90-042 Łódź
Tytuł rysunku	Projekt zagospodarowania terenu - sieć gazowa
Projektant: mgr inż. Tomasz Grzejszczak	uprawnienia budowlane do projektowania i kierowania robotami budowlanymi bez ograniczeń w specjalności instalacyjnej w zakresie sieci i inst. gaz., wod-kan, ciepłych, wentylacyjnych nr ew. LOD/0967/POOS/08, LOD/1308/OWOS/10
Data: 2021	Skala: 1:500
Rys. 1	