

ZARZĄDZENIE NR 91.2021
WÓJTA GMINY RAWA MAZOWIECKA

z dnia 27 grudnia 2021 r.

**w sprawie wyrażenia zgody na ustanowienie odpłatnej służebności przesyłu
na nieruchomości stanowiącej własność Gminy Rawa Mazowiecka
na rzecz Polskie Spółki Gazownictwa Sp. z o.o. z siedzibą w Tarnowie**


Na podstawie art. 11 ust. 1 i art. 13 ust. 1 ustawy z dnia 21 sierpnia 1997 roku o gospodarce nieruchomościami (t.j. Dz. U. z 2021 r. poz. 1899 z późn. zm.) oraz uchwałą Nr XXX.196.21 Rady Gminy Rawa Mazowiecka z dnia 29 marca 2021 r. w sprawie ustalania zasad wydzierżawiania lub wynajmowania nieruchomości na czas oznaczony dłuższy niż trzy lata lub na czas nieoznaczony oraz ich obciążania poprzez ustanowienie służebności w związku z art. 305 ¹ ustawy z dnia 23 kwietnia 1964 r. – Kodeks cywilny (t.j. Dz.U. z 2020 r. poz. 1740 z późn. zm.), **Wójt Gminy Rawa Mazowiecka zarządza, co następuje:**

§ 1. Wyraża się zgodę na ustanowienie odpłatnej służebności przesyłu na czas nieoznaczony na nieruchomości stanowiącej własność Gminy Rawa Mazowiecka, położonej w obrębie Głuchówek, składającej się z działek nr 190 i 251, dla której Sąd Rejonowy w Rawie Mazowieckiej, IV Wydział Ksiąg Wieczystych prowadzi księgę wieczystą nr LD1R/00027916/7 na rzecz Polskie Spółki Gazownictwa Sp. z o.o. z siedzibą w Tarnowie.

§ 2. Przebieg służebności przesyłu został wykazany na załączniku graficznym nr 1 do niniejszego zarządzenia.

§ 3. Zarządzenie wchodzi w życie z dniem podpisania.

WÓJT GMINY
Rawa Mazowiecka
Michał Michalik

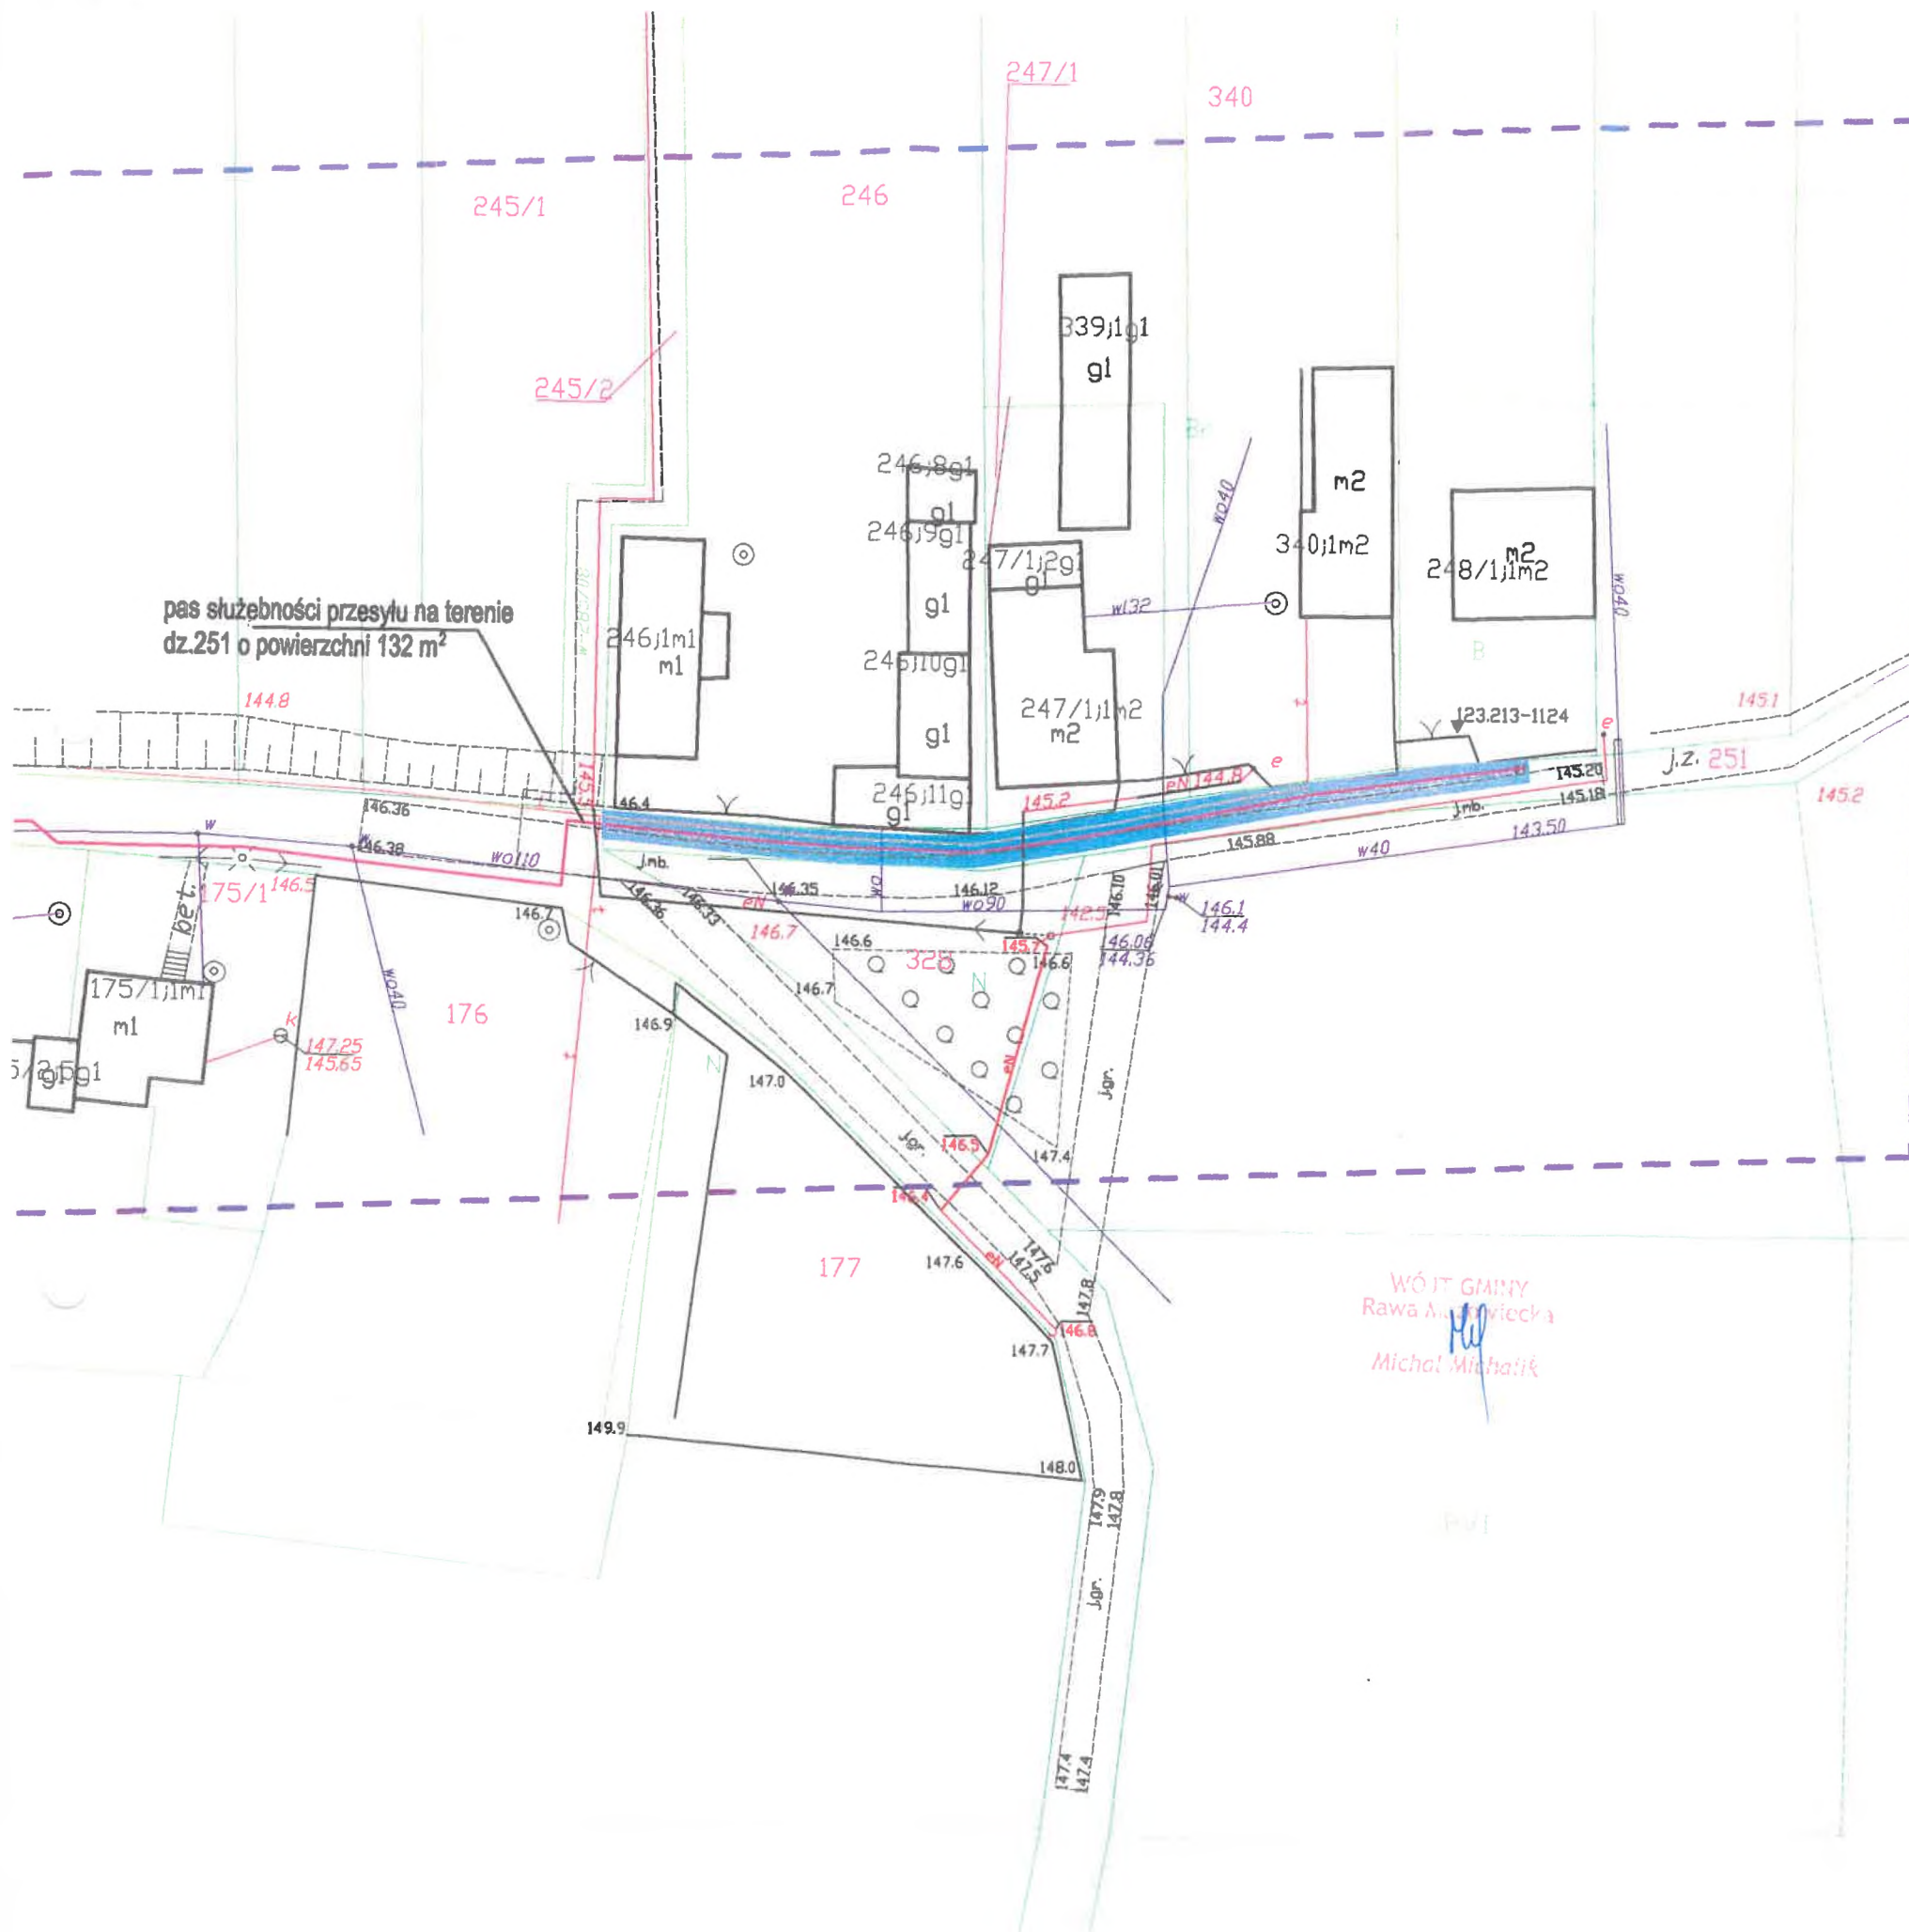

- proj. sieć gazowa
- 251 - numery działek
- granice działek
- skala 1:500
- pas służebności przesyłu o powierzchni 24m² na terenie dz. 190
- pas służebności przesyłu o powierzchni 132m² na terenie dz. 251

WÓJT GMINY
Rawa Mazowiecka
Michał Michałk

TECH-INSTAL Tomasz Grzejszczak 96-100 Skierniewice, ul. Czysła 14		
Zadanie inwestycyjne	Budowa sieci gazowej średniego ciśnienia	
Adres budowy	Gmina Rawa Mazowiecka, Obręb 0008 - Głuchówek, dz. nr ew. 190, 251	
Inwestor	Polska Spółka Gazownictwa Sp. z o.o. z siedzibą w Tarnowie ul. Wojciecha Bandrowskiego 16, 33-100 Tarnów, Oddział Gazowniczy w Łodzi, Ul. Targowa 18, 90-042 Łódź	Data: X 2021
Tytuł rysunku	Projekt zagospodarowania terenu - sieć gazowa	Skala: 1:500
Projektant: mgr inż. Tomasz Grzejszczak	uprawnienia budowlane do projektowania i kierowania robotami budowlanymi po specjalności instalacyjnej w zakresie sieci i instal. gaz. wod.-kan., ciepłych, wentylacyjnych nr ew. LOD-0967/PODS-08 LOD/1308-OWOS-10	Rys. 1